

創意文化園區基礎工程設施規劃與監造案施工範圍說明

一、建築部份

- A. #1 機房及#2 機房新建工程
- B. 共同管溝工程
- C. 復舊工程(共同管溝鋪面工程)
- D. 景觀工程

二、機電部分

- A. 室內高低壓配電盤設備工程
- B. 電氣照明設備工程
- C. 發電機設備工程
- D. 電話資訊設備工程
- E. 弱電設備工程
- F. 消防設備工程
- G. 排風設備工程
- H. 給污水設備工程

行政院文建會

工程名稱 PROJECT

華山創意文化園區  
基礎設施工程



綠野國際建築師事務所  
台北市內湖區瑞湖街03號2樓  
TEL: (02)2627-1855 FAX: (02)2627-1466

原電電機技師事務所  
台北市辛亥路七段23號一樓  
TEL: (02)2236-1991 FAX: (02)2236-1923

工程顧問

結構 STRUCTURAL	應閱印結構技師事務所
水電配管及 ELECTRICAL	
空調 AIR CONDITIONING	
測量	
電工	
油漆	

圖面修正 REVISIONS

NO	日期 DATE	內容 REMARKS

巨力水電工程有限公司  
桃園蘆竹鄉中福村24鄰福興28之5號  
桃園市溫州街51之3號3樓  
TEL: (03)369-0866 FAX: (03)360-0613

圖面名稱 DRAWING TITLE

本期施工範圍說明

比例尺 1/500 SCALE

設計 DESIGNED BY	
繪圖 DRAWN BY	
核對 CHECKED BY	
核准 APPROVED BY	
日期 DATE	/ /


竣工圖


95.7.30 竣工

業務號碼 BA04022

圖號 DRAWING NO.	張號 SHEET NO.
-------------------	-----------------

A0-02

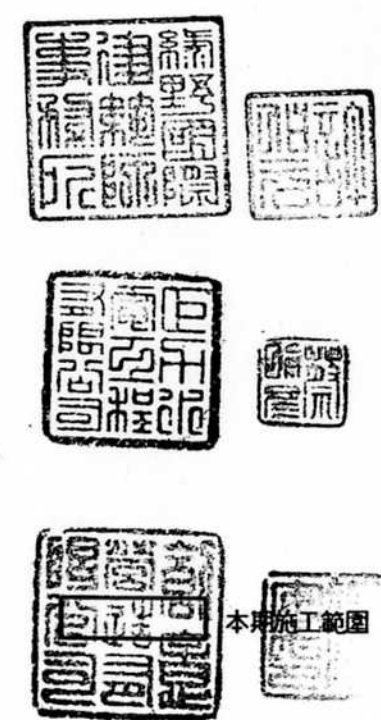

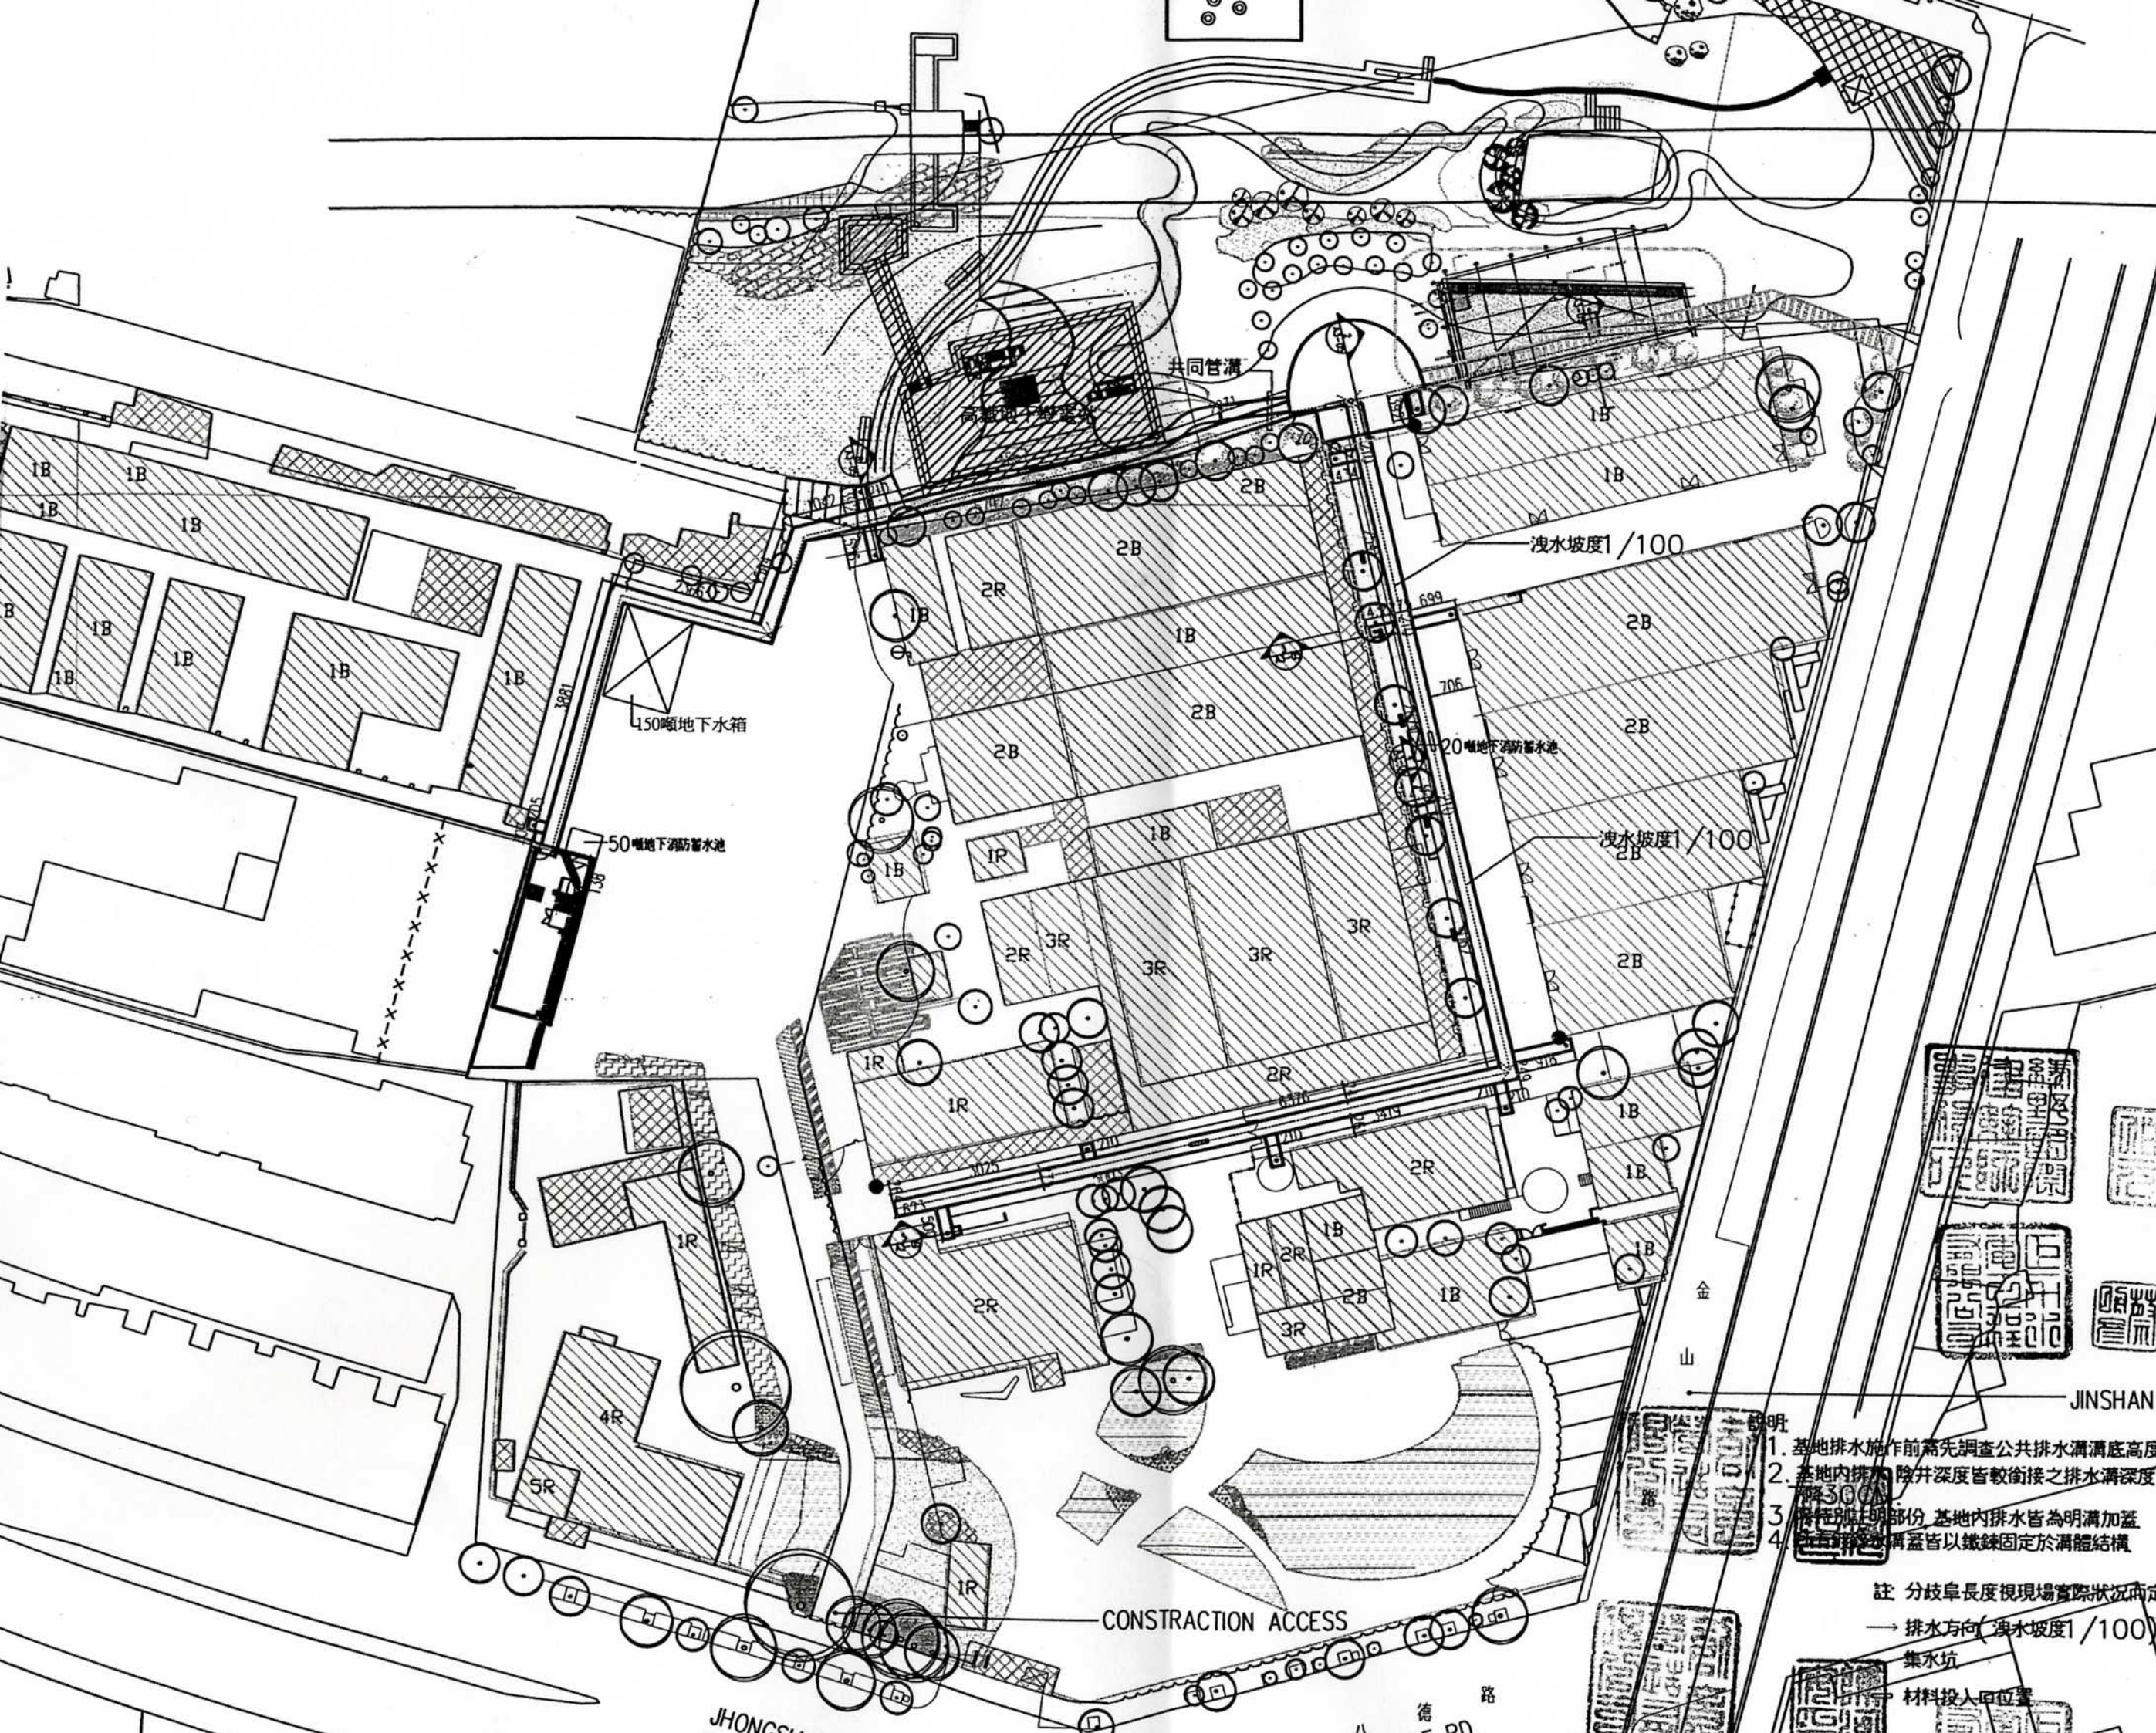

行政院文建會

工程名稱 PROJECT

華山創意文化園區  
基礎設施工程



綠野國際建築師事務所  
台北市內湖區瑞湖街03號2樓  
TEL: (02)2627-1855 FAX: (02)2627-1466

原電電機技師事務所  
台北市安泰路七段23號一樓  
TEL: (02)2236-1991 FAX: (02)2236-1923

工程顧問

結構	原印印結構技師事務所
水電PUMP & ELECTRICAL	
空調 AIR CONDITIONING	
油漆	
電工	
泥作	

圖面修正 REVISIONS

NO	日期 DATA	內容 REMARKS

巨力水電工程有限公司  
桃園市竹塹中福村24鄰福興28之25號  
桃園市溫州街51之3號3樓  
TEL: (03)369-0886 FAX: (03)360-0613

圖面名稱 DRAWING TITLE

全區共同管溝平面圖

比例尺 1/500 SCALE

設計 DESIGNED BY	
繪圖 DRAWN BY	
校對 CHECKED BY	
核准 APPROVED BY	
日期 DATE	

竣工圖

95.7.30竣工

業務號碼 BA04022

圖號 DRAWING NO.	張號 SHEET NO.
----------------	--------------

A1-04

- 註明
1. 基地排水施作前需先調查公共排水溝溝底高度
  2. 基地內排水管線井深及管徑皆較銜接之排水溝深及管徑300mm
  3. 特別註明部份 基地內排水皆為明溝加蓋
  4. 所有排水溝蓋皆以鐵鍊固定於溝體結構

註 分枝管長度視現場實際狀況而定  
→ 排水方向(洩水坡度1/100)  
集水坑  
材料投入位置